

MAPA DO CELÓW PROJEKTOWYCH

jednostka ewidencyjna	200901 1 - M. SEJNY
obręb ewidencyjny	0001
skala mapy	1:500
układ współrzędnych płaskich	2000 strefa 8
poziom odniesienia	EVRF2007
data opracowania mapy	13.12.2024
arkusz mapy zasadniczej	8.215.15.14.3.1
informacje o służebnościach	brak
nr ewidencyjny zgłoszenia	GK.6640.11002.2024

GRUPA GEODEZYJNA

Lukasz Szulwic

ul. Siedlecka 10, 16-400 Suwałki

NIP 5611323048, REGON 200881365


tel. 722 300 300, 605 997 614

GEODETA UPRAWNIONY

mgr inż. Lukasz Szulwic

uprawnienia Sd nr 20014

Jestem świadomy odpowiedzialności karnej za złożenie fałszywych oświadczeń. Oświadczam, że operat techniczny zawierający rezultaty prac geodezyjnych w wyniku, których powstał niniejszy dokument, uzyskał pozytywny wynik weryfikacji. Identyfikator zgłoszenia pracy geodezyjnej GK.6640.11002.2024	
Organ służby geodezyjnej, który otrzymał zgłoszenie	Starosta Powiatu Sejneńskiego
Nr oraz data sporządzenia dokumentu zawierającego wynik pozytywnej weryfikacji	protokół nr 1 z 09.01.2025
Imię i nazwisko oraz nr uprawnień zawodowych kierownika prac	GEODETA UPRAWNIONY mgr inż. Lukasz Szulwic uprawnienia Sd nr 20014

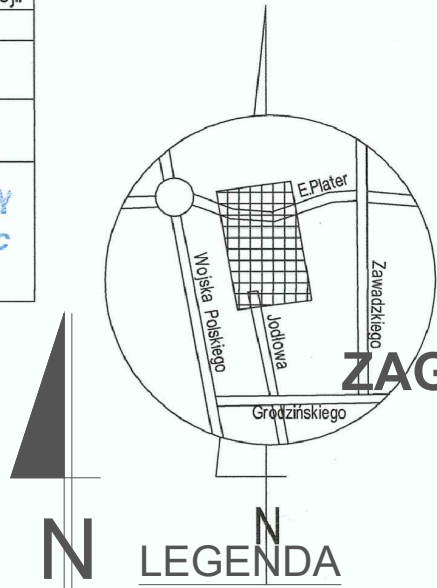

PROJEKT

ZAGOSPODAROWANIA

TERENU

SKALA 1:500

PROJEKTOWANE ZEWNĘTRZNE

PODZIEMNE INSTALACJE

INFRASTRUKTURY TECHNICZNEJ:

- nn

—

LINIA KABLOWA NN/
PRZEPUST, RURY OCHRONNE Ø110
- nn

—

LINIA KABLOWA NN OŚWIETLENIA TERENU/
PRZEPUST, RURY OCHRONNE Ø75,
SŁUP S-40 - OPRAWA LED 50W, SŁUP S-90 -
OPRAWA LED 50W, WYŚIĘGNIK JEDNORAM.
- eN

—

ISTN. LINIA KABLOWA eN DO DEMONTAŻU
- ks

—

KANALIZACJA SANITARNA
- ks

—

PRZYŁĄCZE KANALIZACJI SANITARNEJ
- t

—

ISTN. SIEĆ TELEKOMUNIKACYJNA DO
PRZEBUDOWY WG ODRĘBNEGO PRACOWNIA

- kd

—

PRZEBUDOWYWANA SIEĆ KANALIZACJI DESZCZOWEJ
(STUDZIENKA)
- kd

—

KANALIZACJA DESZCZOWA (STUDZIENKA)
- kd

—

PRZYŁĄCZE KANALIZACJI DESZCZOWEJ
(STUDZIENKA, WPUST)
- kd/kdD500

—

ISTN. KANALIZACJA DESZCZOWA
DO USUNIĘCIA/ PRZEBUDOWY
- HP80

—

WODOCIĄGOWA DO PROJ. HYDRANTU P. POŻ.
(PO PRZEBUDOWIE)
- c


—

CIEPŁNA CZTEROPRZEWODOWA PREIZOLOWANA

- GRANICE OPRACOWANIA - TERENU REALIZACJI INWESTYCJI I OBSZARU
ODDZIAŁYWANIA PROJ. OBIEKTU BUDOWLANEGO
- LINIE ROZGRANICZAJĄCE TERENY O RÓŻNYM PRZEZNACZENIU
PODSTAWOWYM WG MPZP
- NIEPRZEKACZALNA LINIA ZABUDOWY (WG MPZP)
- DOSTĘP DROGI POŻAROWEJ DO 31,25% OBWODU BUDYNKU (MIN. 30%)

- III

PROJEKTOWANA ROZBUDOWA ISTN. BUDYNKU ZPO W SEJNACH
- ISTN. BUDYNEK ZPO W SEJNACH POD PROJ. ROZBUDOWĘ
- ISTN. BUDYNKI ADAPTOWANE
W PLANIE ZAGOSPODAROWANIA
- ISTN. NAWIERZCHNIA UTWARDZONA DO BUDYNKU ZPO
(MURKI, CIĄGI PIESZE, SCHODY, PODESTY, POCHYLNIE, OPASKI)
- PROJ. NAWIERZCHNIA Z GEOKRATY
(PLAC MANEWROWY/ CIĄG PIESZO-JEZDNY)
- PROJ. KOMUNIKACJA DROGOWA (DROGA WEWN.)
(BET. KOSTKA GR. 8cm)
- PRZEBIEG DROGI POŻAROWEJ SZER. 5m
- PROJ. CIĄGI PIESZE (CHODNIKI)
(BET. KOSTKA GR. 6cm)
- PROJ. DOJŚCIE EWAKUACYJNE OD WYJŚCIA GŁÓWNEGO Z BUDYNKU
O SZER. MIN. 1,5m DO POŁĄCZENIA Z DROGĄ POŻAROWĄ (DŁ. 15,7m)
- PROJ. TEREN BIOLOG. CZYNNY
(ZIELEŃ NISKA OZDOBNA, TRAWNIKI, SKARPY TERENOWE)
- PROJ. MIEJSCA POSTOJOWE NA SAMOCHODY OSOBOWE
(BET. KOSTKA GR. 8cm LUB GEOKRATA)
- PROJ. OPASKA WOKÓŁ BUDYNKU (BET. KOSTKA GR. 6cm)
- PROJ. SCHODY TERENOWE
- PROJ. ŁAWKI TERENOWE (16 szt.)
- PROJ. PLAC POD ŚMIETNIK GOSPODARCZY (BET. KOSTKA GR. 8cm)
- PROJ. WEJŚCIA DO BUDYNKU
- PROJ. WYJŚCIA EWAKUACYJNE
- ISTN. DRZEWIA IGLASTE
- ISTN. DRZEWIA LIŚCIASTE
- DRZEWIA IGLASTE DO USUNIĘCIA
- DRZEWIA LIŚCIASTE DO USUNIĘCIA
- ELEMENTY DO USUNIĘCIA (CHODNIKI, CIĄGI PIESZE,
KOMUNIK. KOŁOWA, ŚMIETNIK GOSP., OGRODZENIE BOISKA)
- PROJ. SKARPY

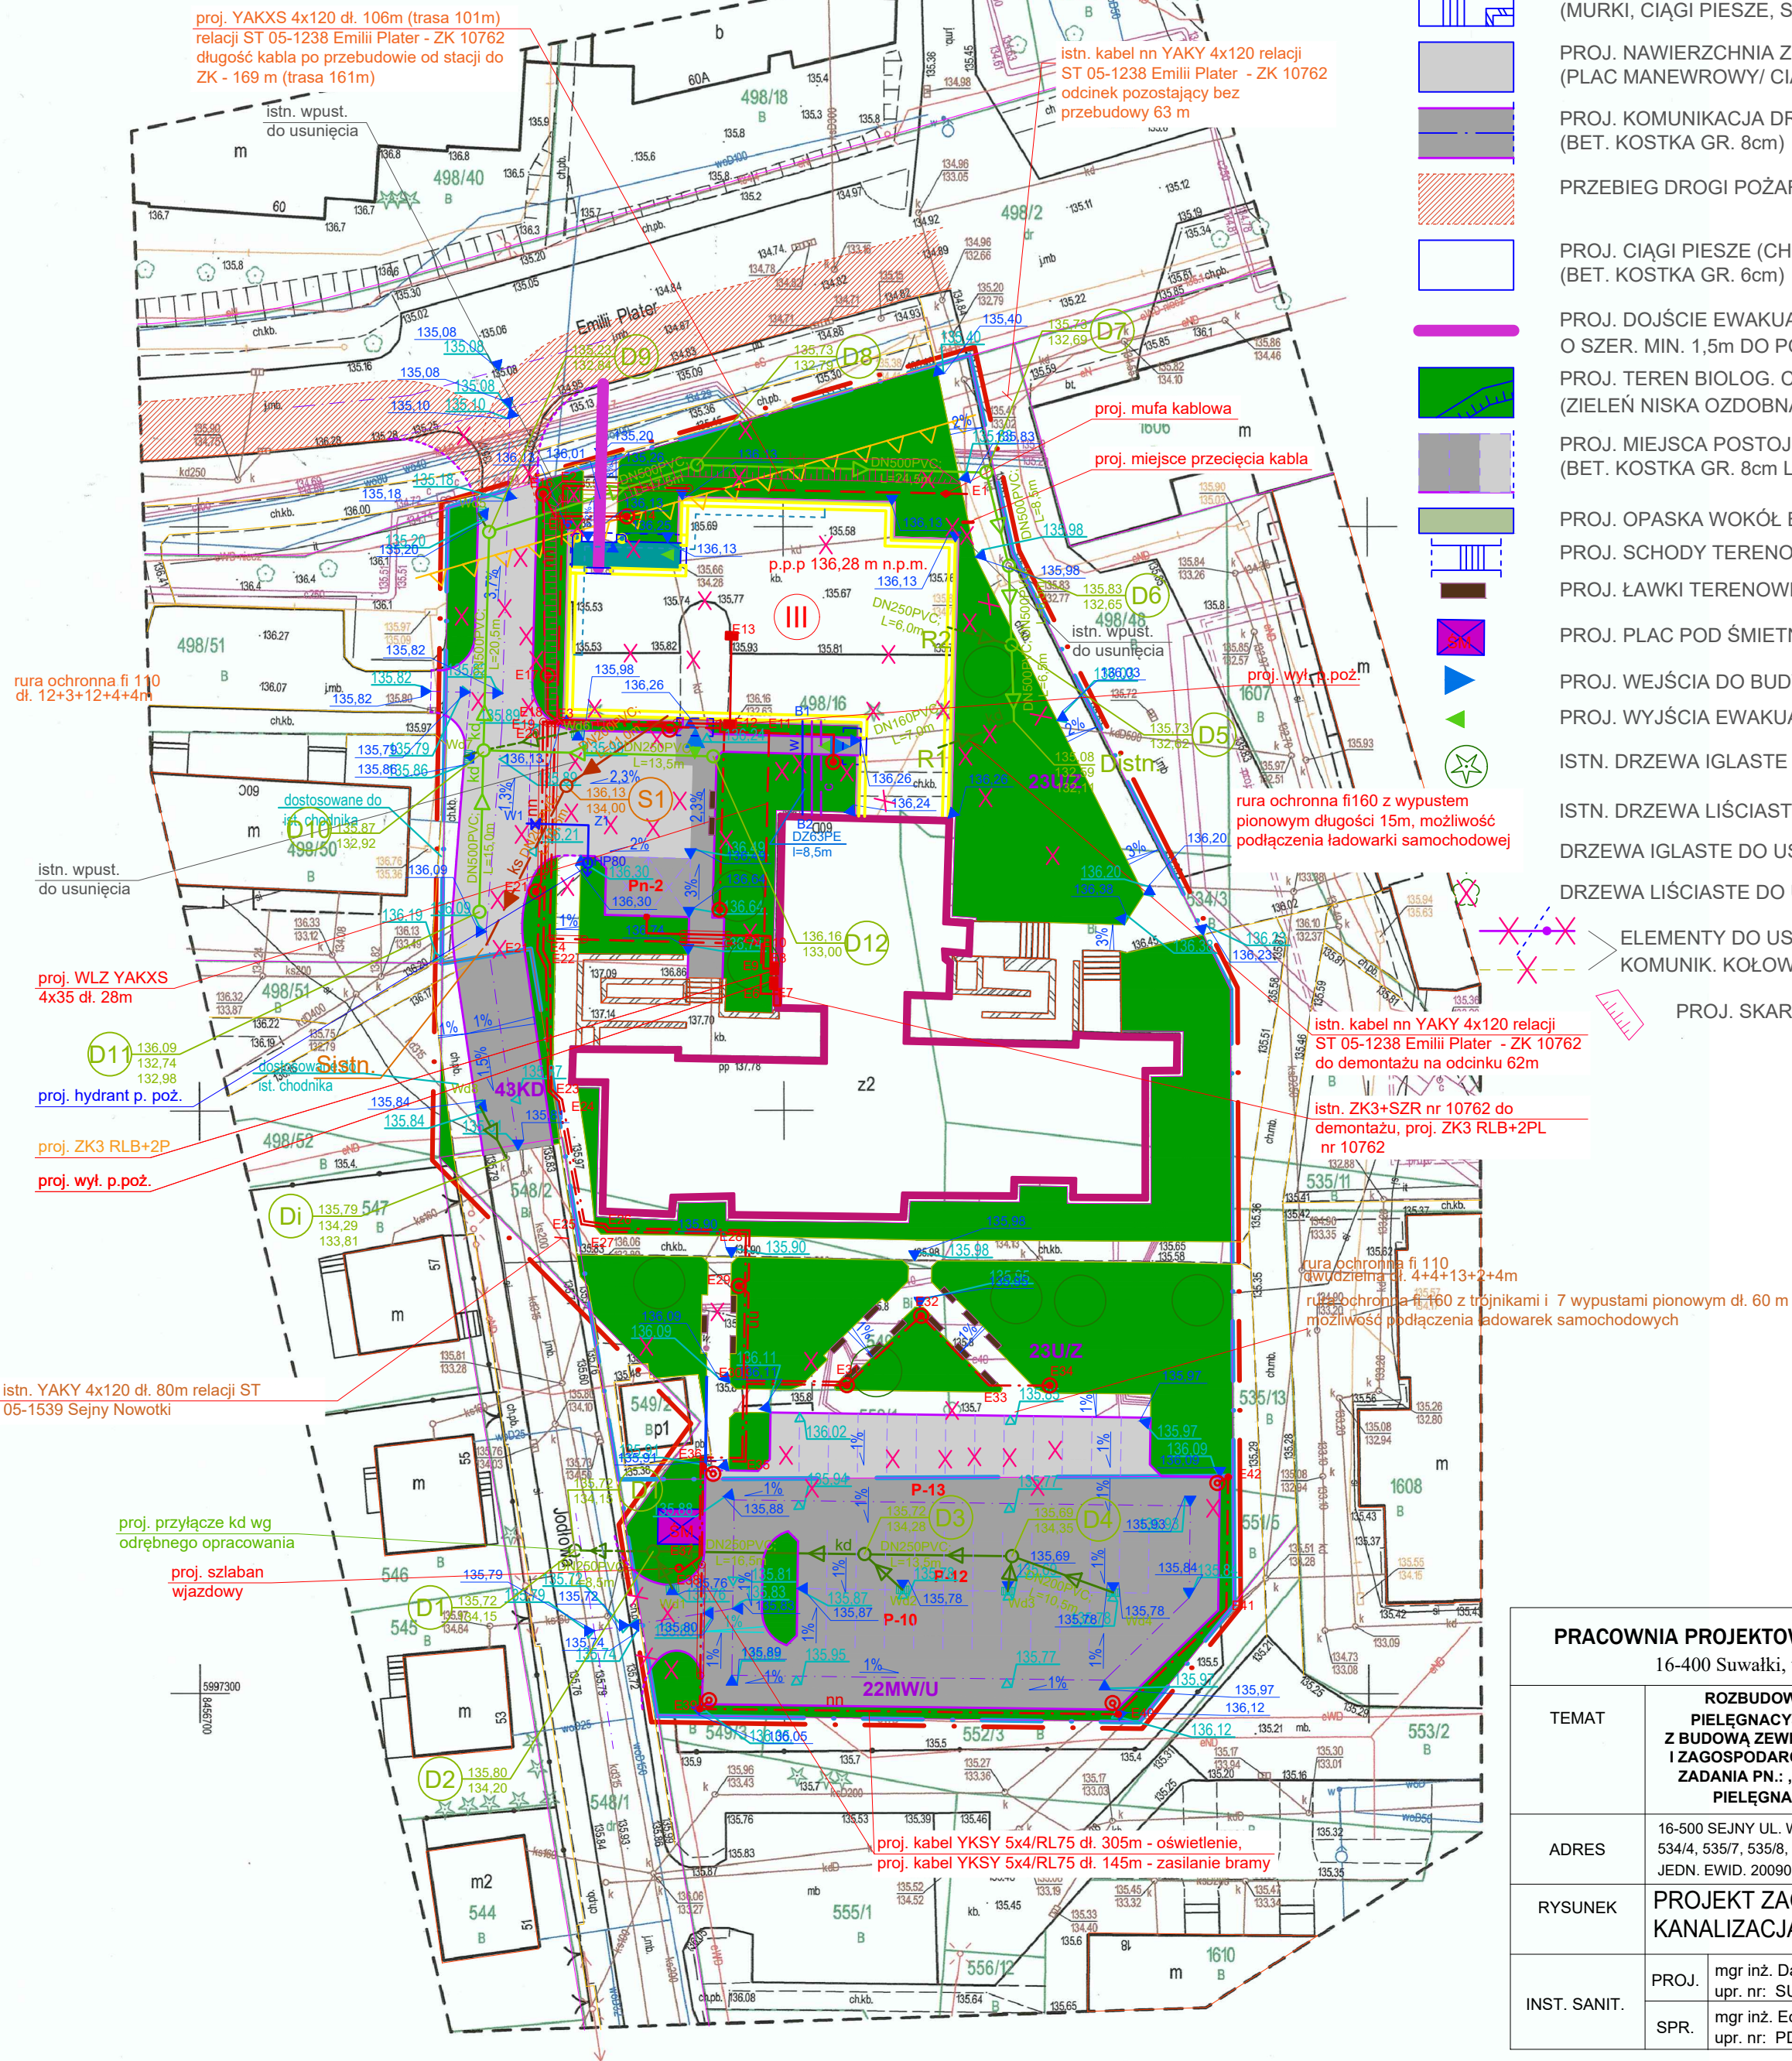

PRACOWNIA PROJEKTOWA ABC PROJEKTY - INWESTYCJE			NR RYS.	
16-400 Suwałki, ul. Franciszkańska 5 lok. 43			Sd1	
TEMAT	ROZBUDOWA ISTNIEJĄCEGO BUDYNKU ZAKŁADU PIELĘGNACZYNO-OPIEKUŃCZEGO W SEJNACH WRAZ Z BUDOWĄ ZEWNĘTRZNEJ INFRASTRUKTURY TECHNICZNEJ I ZAGOSPODAROWANIEM TERENU INWESTYCJI W RAMACH ZADANIA PN.: „MODERNIZACJA I ROZBUDOWA ZAKŁADU PIELĘGNACZYNO-OPIEKUŃCZEGO W SEJNACH”		FAZA PROJ. TECHN.	
ADRES	16-500 SEJNY UL. WOJSKA POLSKIEGO 60D, DZ. EWID. NR 498/16, 534/4, 535/7, 535/8, 548/2, 549/4, 549/5, 550/1, 550/2, 551/3, 551/4 JEDN. EWID. 200901_1 - M. SEJNY, OBR. EWID. NR 0001		BRANŻA SANIT.	
RYSUNEK	PROJEKT ZAGOSPODAROWANIA TERENU- KANALIZACJA DESZCZOWA		SKALA 1:500	
INST. SANIT.	PROJ.	mgr inż. Danuta Piszczatowska upr. nr: SUW-75/90	DATA	PODPIS
	SPR.	mgr inż. Edyta Łysenko upr. nr: PDL/0053/POOS/09	DATA	PODPIS
			31 stycznia 2025 r.	31 stycznia 2025 r.